

PER QUESTIONI GRAFICHE, IL POSIZIONAMENTI DEGLI APPARECCHI/FRUTTI ED IL PERCORSO DELLE LINEE, PUO' DIFFERIRE LIEVEMENTE DALLA SITUAZIONE REALE

LEGENDA SIMBOLI


	Quadro Rack Trasmissione Dati/Permutatore
	Presse dati RJ45 montate su scatola da parete completa di supporto e placca
	n. 2 Presse dati RJ45 montate su scatola da parete completa di supporto e placca
	n. 3 Presse dati RJ45 montate su scatola da parete completa di supporto e placca
	Scatola di derivazione mm. 100x100x50
	Colonna per passaggio cavi (esistente)
	Indicazione del numero di prese dati per stanza
	Videoproiettore sospeso (esistente)
	Videoproiettore esistente da posizionare sospeso
	Canala di PVC dimensioni mm. 60x20 circa (esistente)
	Canala di PVC dimensioni mm. 100x60 circa (esistente)
	Canala di PVC dimensioni mm. 20x10 circa (esistente)
	Salita cavi
	Discesa cavi

LEGENDA LOCALI

- 1 AULA 1B
- 2 AULA 2A
- 3 AULA 1A
- 4 ANDITO
- 5 WC
- 6 SALA FOTOCOPIE
- 7 AULA 2B
- 8 SALA PROFESSORI
- 9 PROTOCOLLO
- 10 PRESIDENZA
- 11 SEGRETERIA GENERALE
- 12 WC
- 13 WC
- 14 SEGRETERIA PUBBLICA
- 15 WC
- 16 DEPOSITO ATTREZZI
- 17 PALESTRA E LOCALI ANNESSI
- 18 SALA RIUNIONI
- 19 AULA INFORMATICA
- 20 ANDITO
- 21 DEPOSITO
- 22 WC
- 23 AULA 3B
- 24 RIPOSTIGLIO
- 25 ARCHIVIO STORICO AULA E1
- 26 LABORATORIO ARTE
- 27 BIBLIOTECA
- 28 LABORATORIO SCIENZE
- 29 AULA 3A
- 30 WC



PIANTA PIANO TERRA SCALA 1 : 100

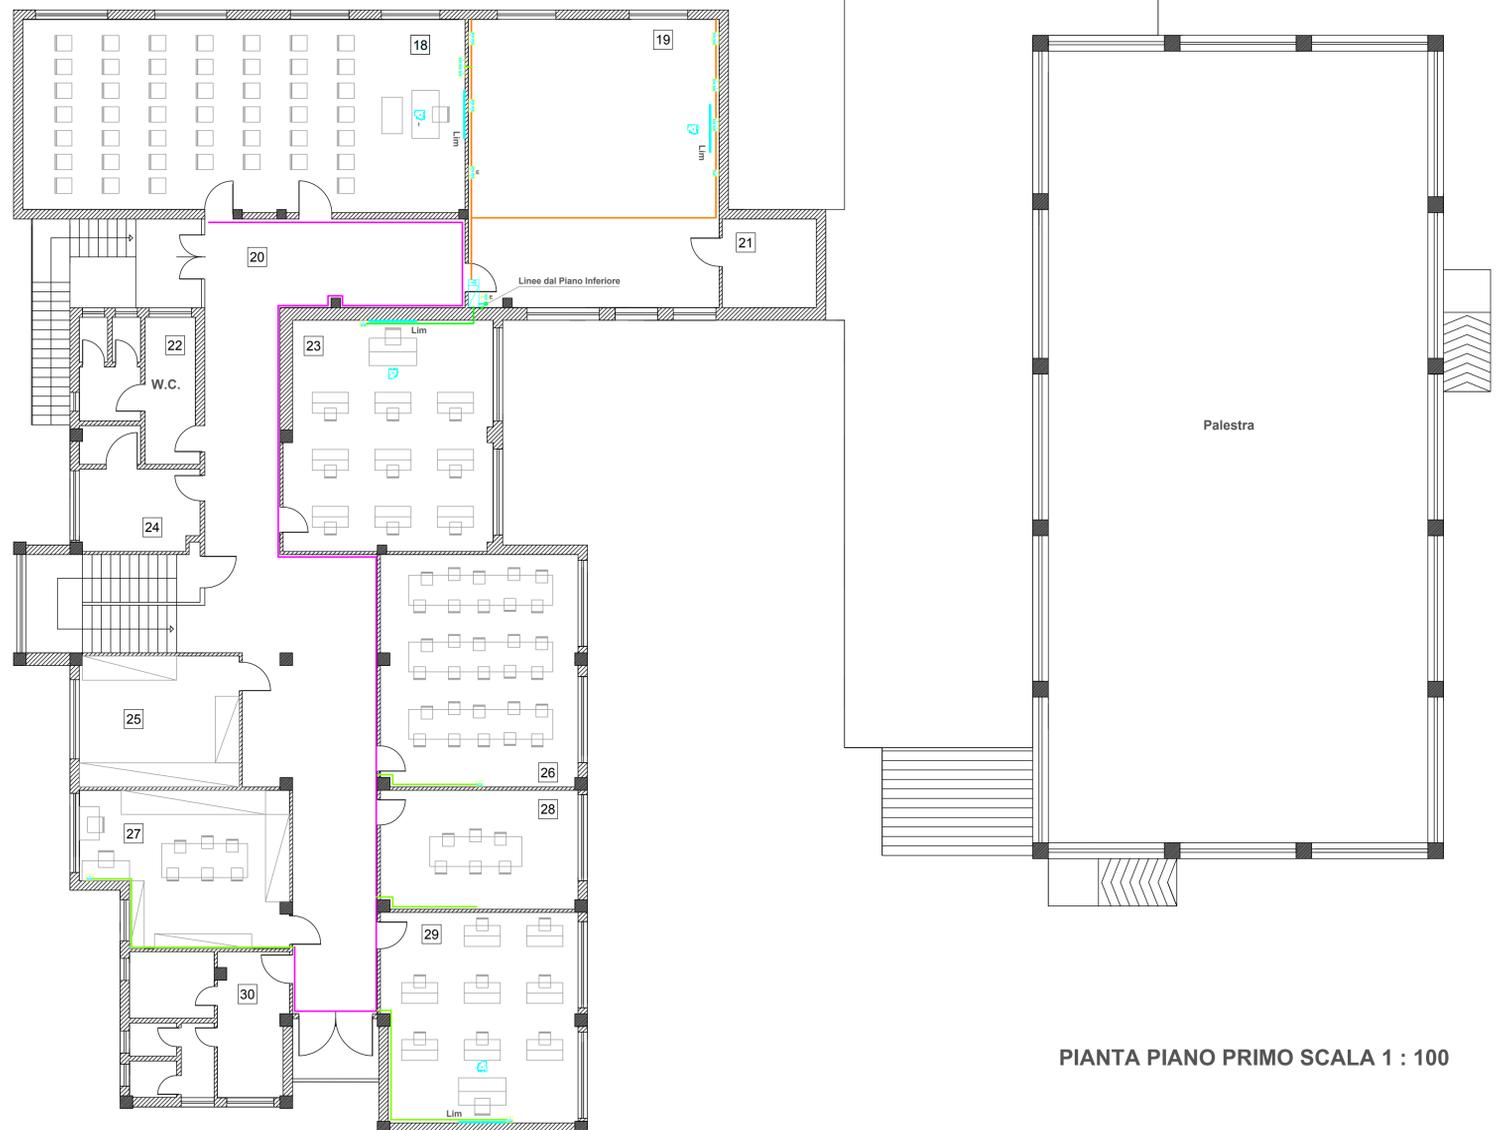

PIANTA PIANO PRIMO SCALA 1 : 100



REGIONE AUTONOMA DELLA SARDEGNA
Assessorato dei Lavori Pubblici
Servizio Edilizia Residenziale

PIANO STRAORDINARIO DI EDILIZIA SCOLASTICA ISCOL@

PIANO STRAORDINARIO DI EDILIZIA SCOLASTICA ISCOL@ : ADESIONE AL PROGRAMMA ASSE I DENOMINATO "SCUOLE DEL NUOVO MILLENNIO" E/O ASSE II "INTERVENTI DI MESSA IN SICUREZZA E MANUTENZIONE PROGRAMMATA DEGLI EDIFICI SCOLASTICI."

LAVORI DI RECUPERO DEL SOTTOTETTO ED INTERVENTI DI MANUTENZIONE STRAORDINARIA DELLA SCUOLA MEDIA "A. GRAMSCI" NEL COMUNE DI DECIMOPUTZU

Oggetto:
STATO ATTUALE:
Impianto trasmissione dati

Tavola:
09

Responsabile del procedimento e coordinatore della progettazione

Geom. Giovanni Sarais

Progettista incaricato

Dott. Ing. Erminio Cinus



ORDINE INGEGNERI
PROVINCIA CAGLIARI
Dott. Ing. Erminio CINUS
N. 2531

Gruppo di progettazione

Dott. Ing. Erminio Cinus
Dott. Arch. Enrico Umano

Data: SETTEMBRE 2018

Il sindaco Alessandro Scano

COMUNE DI DECIMOPUTZU
PROVINCIA DI CAGLIARI
Piazza Municipio 1 - 09010 Decimoputzu - Tel. 070 96329213 - C.F. 80005740925

