


PER QUESTIONI GRAFICHE, IL POSIZIONAMENTI DEGLI APPARECCHI/FRUTTI ED IL PERCORSO DELLE LINEE, PUO' DIFFERIRE LIEVEMENTE DALLA SITUAZIONE REALE


LEGENDA SIMBOLI	
	Quadro Rack Trasmissione Dati/Permutatore
	Presse dati RJ45 cat. 6 montate su scatola da parete completa di supporto e placca
	n. 2 Presse dati RJ45 cat. 6 montate su scatola da parete completa di supporto e placca
	n. 3 Presse dati RJ45 cat. 6 montate su scatola da parete completa di supporto e placca
	Scatola di derivazione mm. 100x100x50
	Colonna attrezzata per passaggio cavi con n. 2 Presse Dati RJ45 cat. 6 (esistente)
	* Colonna attrezzata per passaggio cavi con n. 6 Presse Dati RJ45 cat. 6 complete di supporti e placche (nuova installazione)
	Indicazione del numero di prese dati per stanza
	Indicazione del numero di prese dati RJ45
	Videoproiettore sospeso (esistente)
	Videoproiettore esistente da posizionare sospeso
	Canala di PVC dimensioni mm. 100x40 (nuova installazione)
	Canala di PVC dimensioni mm. 30x10, 40x18, 50x20 (nuova installazione)
	Canala di PVC dimensioni mm. 100x60 circa (esistente)
	Canala di PVC dimensioni mm. 20x10 circa (esistente)
	Salita cavi
	Discesa cavi

DISTANZA MASSIMA TRA PERMUTATORE
E PRESA DATI = 80/90 m circa


LEGENDA LOCALI	
1	AULA 1B
2	AULA 2A
3	AULA 1A
4	ANDITO
5	WC
6	SALA FOTOCOPIE
7	AULA 2B
8	SALA PROFESSORI
9	PROTOCOLLO
10	PRESIDENZA
11	SEGRETERIA GENERALE
12	WC
13	WC
14	SEGRETERIA PUBBLICA
15	WC
16	DEPOSITO ATTREZZI
17	PALESTRA E LOCALI ANNESSI
18	SALA RIUNIONI
19	AULA INFORMATICA
20	ANDITO
21	DEPOSITO
22	WC
23	AULA 3B
24	RIPOSTIGLIO
25	ARCHIVIO STORICO AULA E1
26	LABORATORIO ARTE
27	BIBLIOTECA
28	LABORATORIO SCIENZE
29	AULA 3A
30	WC

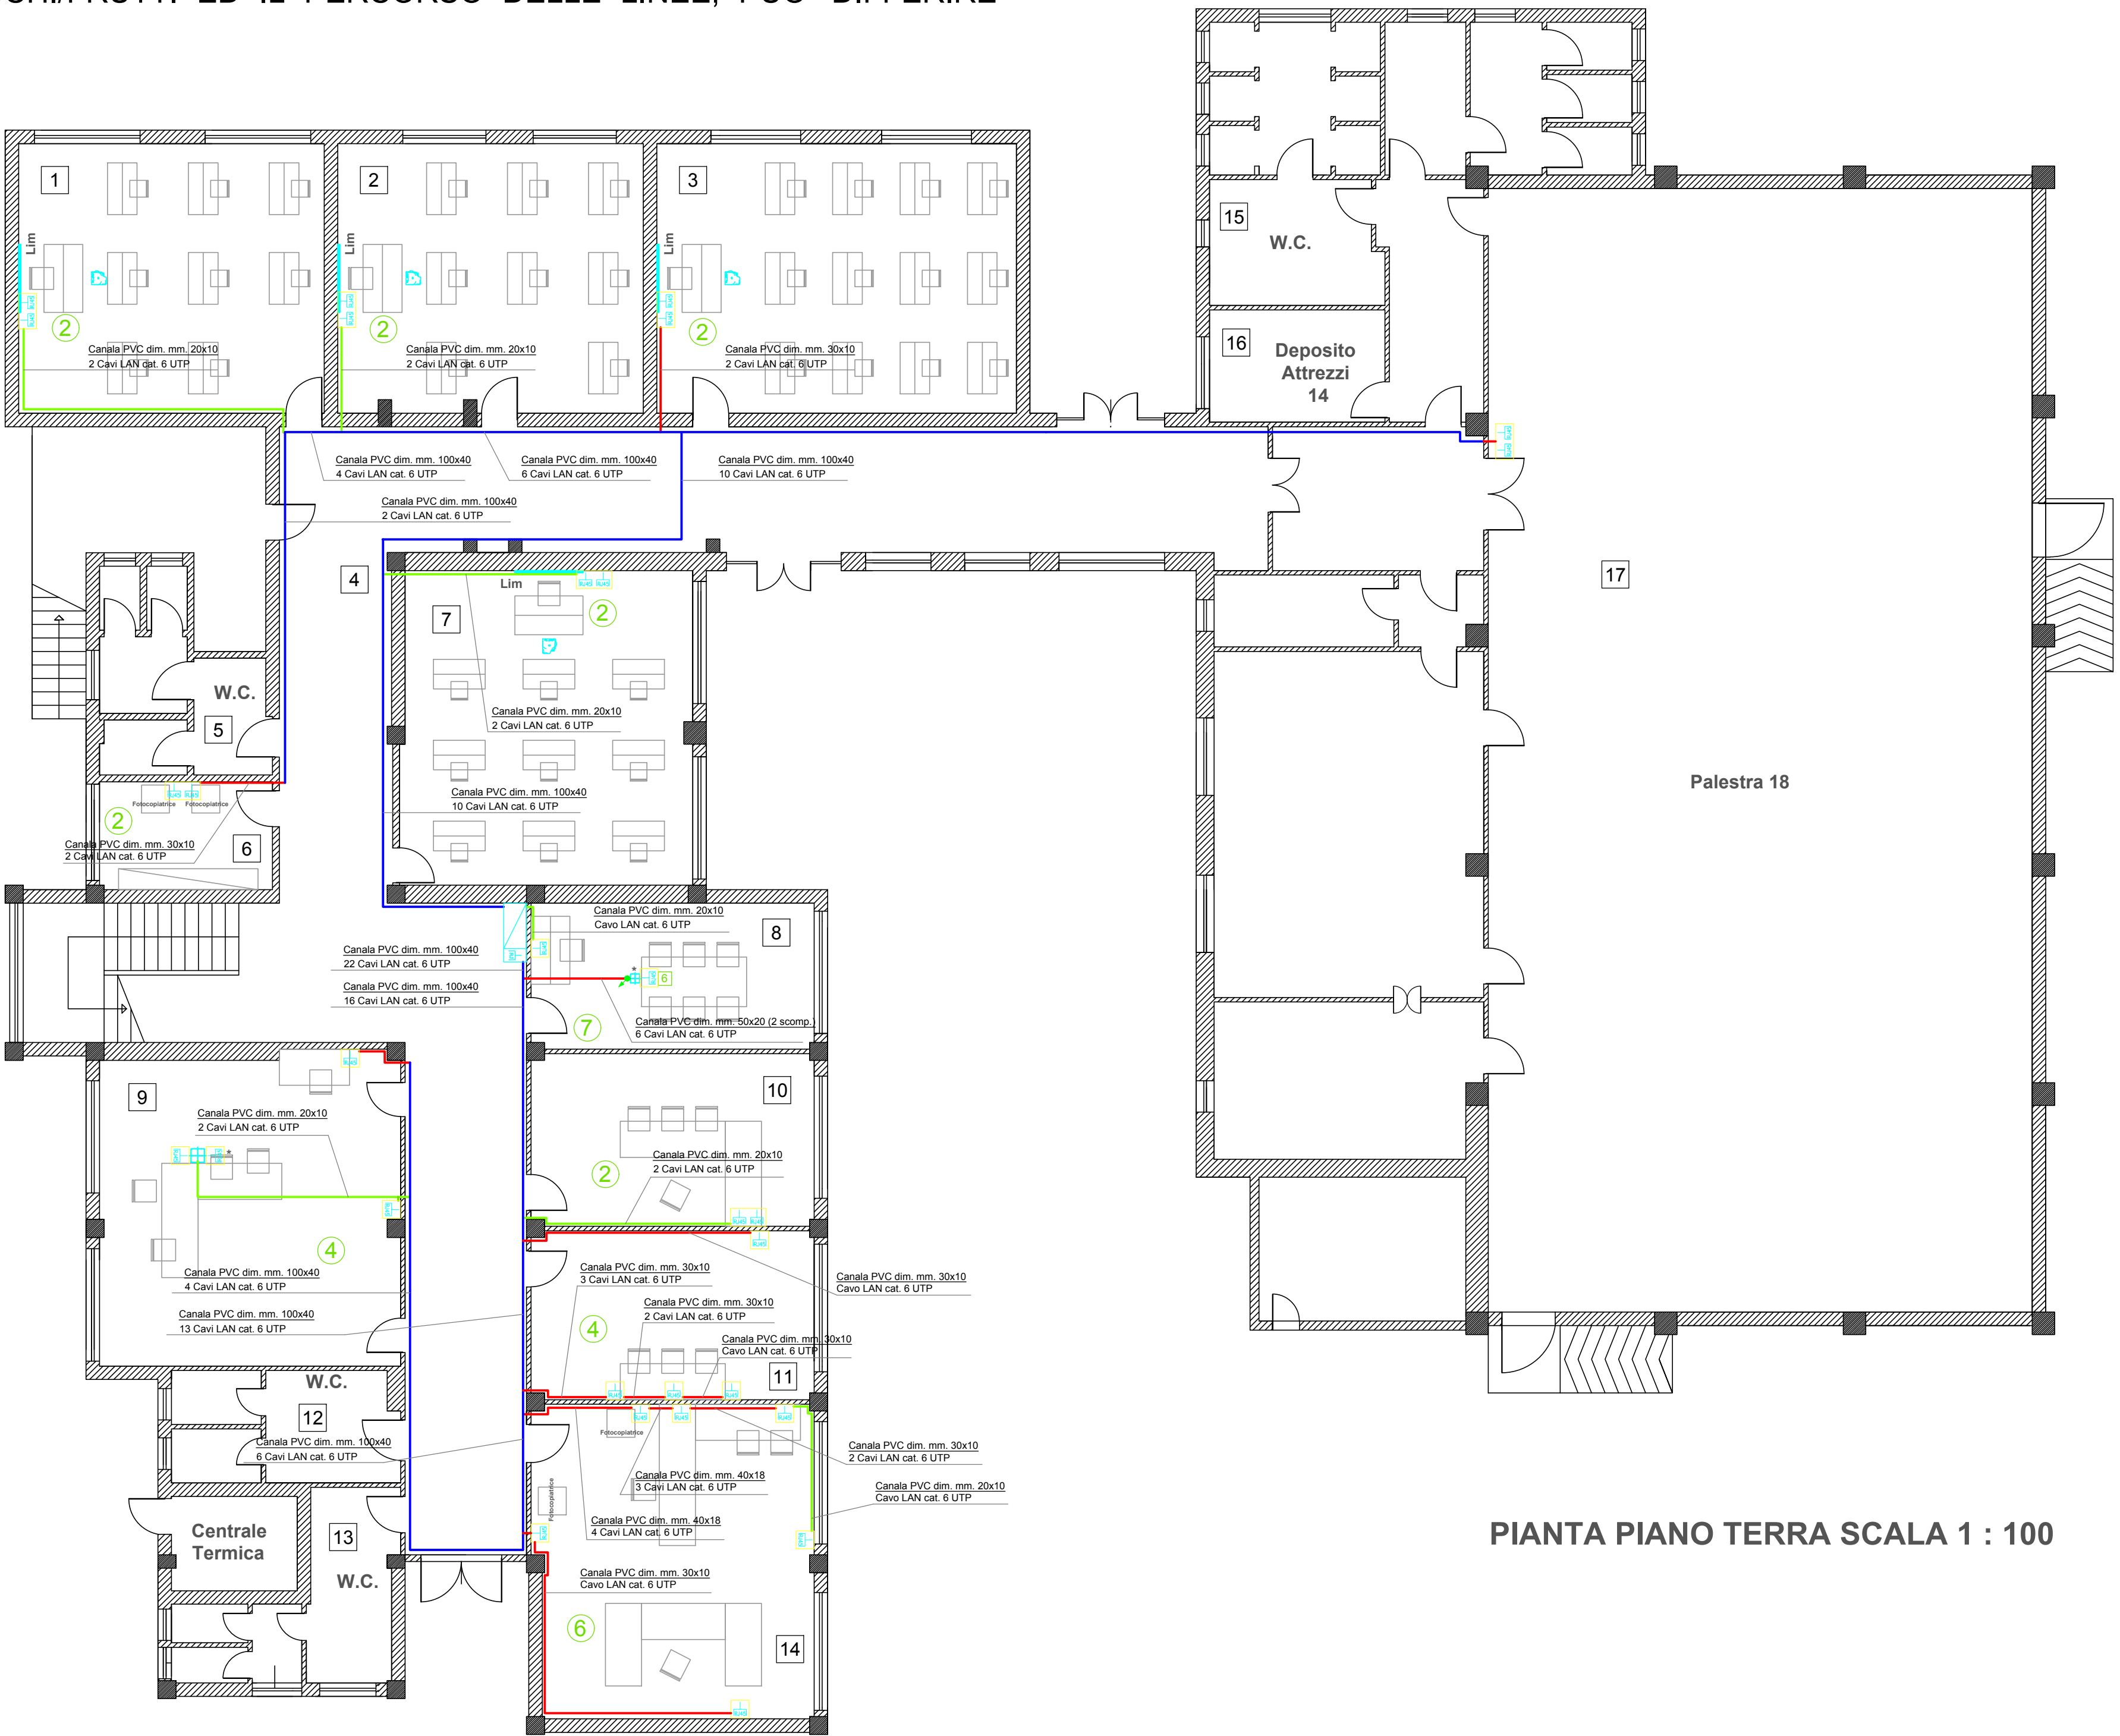

PIANTA PIANO TERRA SCALA 1 : 100

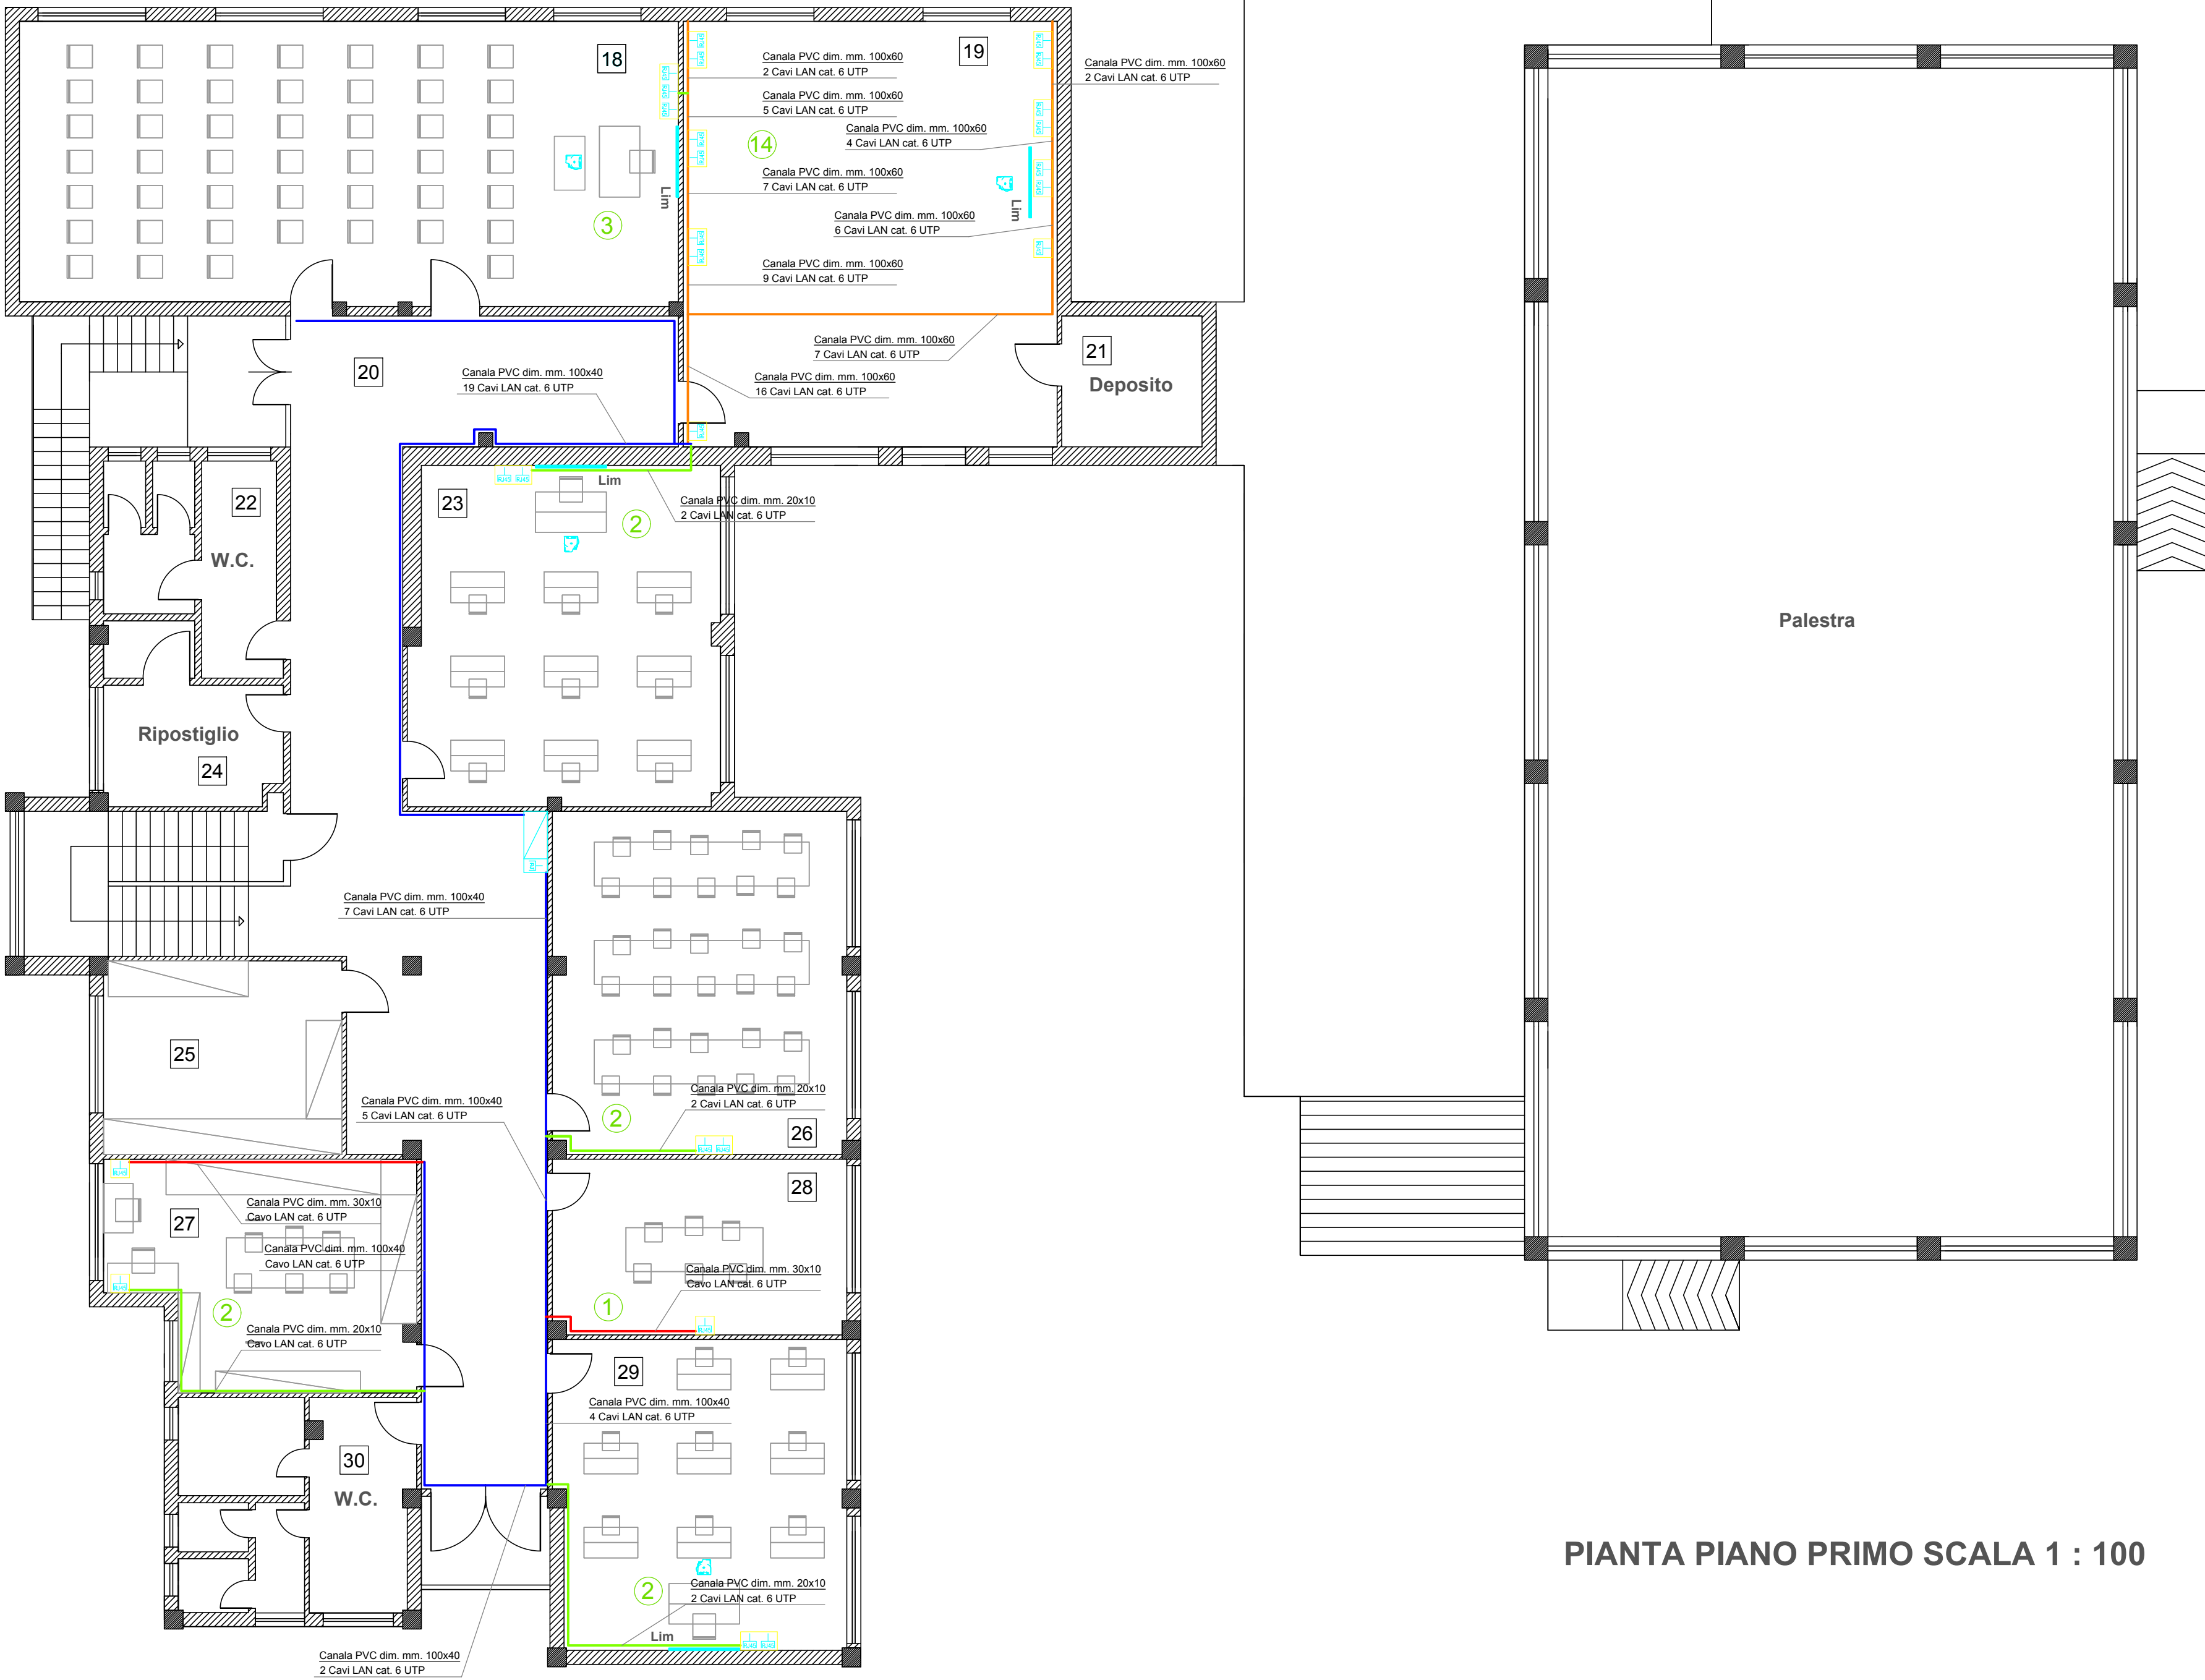

PIANTA PIANO PRIMO SCALA 1 : 100

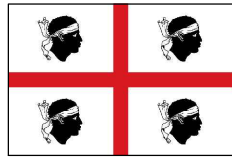

REGIONE AUTONOMA DELLA SARDEGNA
Assessorato dei Lavori Pubblici
Servizio Edilizia Residenziale

PIANO STRAORDINARIO DI EDILIZIA SCOLASTICA ISCOL@

PIANO STRAORDINARIO DI EDILIZIA SCOLASTICA ISCOL@ : ADESIONE AL PROGRAMMA
ASSE I DENOMINATO "SCUOLE DEL NUOVO MILLENNIO" E/O ASSE II "INTERVENTI DI
MESSA IN SICUREZZA E MANUTENZIONE PROGRAMMATA DEGLI EDIFICI SCOLASTICI.

LAVORI DI RECUPERO DEL SOTTOTETTO ED INTERVENTI DI MANUTENZIONE
STRAORDINARIA DELLA SCUOLA MEDIA "A. GRAMSCI"
NEL COMUNE DI DECIMOPUTZU

Oggetto:
STATO PROGETTO:
Impianto trasmissione dati

Tavola:
10

Responsabile del procedimento e
coordinatore della progettazione

Geom. Giovanni Sarais

Progettista incaricato

Dott. Ing. Erminio Cinus



Gruppo di progettazione

Dott. Ing. Erminio Cinus
Dott. Arch. Enrico Umano

Data: SETTEMBRE 2018

Il sindaco
Alessandro Scano

COMUNE DI DECIMOPUTZU
PROVINCIA DI CAGLIARI
Piazza Municipio 1 - 09010 Decimoputzu - Tel. 070 96329213 - C.F. 80005740925

