


LEGENDA LOCALI	
1	AULA 1B
2	AULA 2A
3	AULA 1A
4	ANDITO
5	WC
6	SALA FOTOCOPIE
7	AULA 2B
8	SALA PROFESSORI
9	PROTOCOLLO
10	PRESIDENZA
11	SEGRETERIA GENERALE
12	WC
13	WC
14	SEGRETERIA PUBBLICA
15	WC
16	DEPOSITO ATTREZZI
17	PALESTRA E LOCALI ANNESSI
18	SALA RIUNIONI
19	AULA INFORMATICA
20	ANDITO
21	DEPOSITO
22	WC
23	AULA 3B
24	RIPOSTIGLIO
25	ARCHIVIO STORICO AULA E1
26	LABORATORIO ARTE
27	BIBLIOTECA
28	LABORATORIO SCIENZE
29	AULA 3A
30	WC




PIANTA PIANO TERRA SCALA 1 : 100

LEGENDA SIMBOLI	
	Quadro Elettrico
	Gruppo Prese completo di n. 1 interruttore magnetotermico 1P+N 10 A e n. 4 Prese UNEL (Schuko/bipasso) 10/16 A, montate su scatola da parete da 10 moduli
	Gruppo Prese completo di n. 1 interruttore magnetotermico 1P+N 10 A e n.4 Prese UNEL (Schuko/bipasso) 10/16 A, montate su colonna attrezzata entro scatola a 6 moduli e scatola a 3 moduli, compreso supporti e placche
	Videoproiettore sospeso (esistente)
	Videoproiettore esistente da posizionare sospeso
	Colonna attrezzata (esistente)
	Colonna attrezzata (nuova installazione)
	Canale di PVC dimensioni mm. 30x10, 40x18, 50x20 (nuova installazione)
	Sistemazione cavi telefonici a mezzo canale di PVC mm. 50x20
	Salita cavi
	Discesa cavi

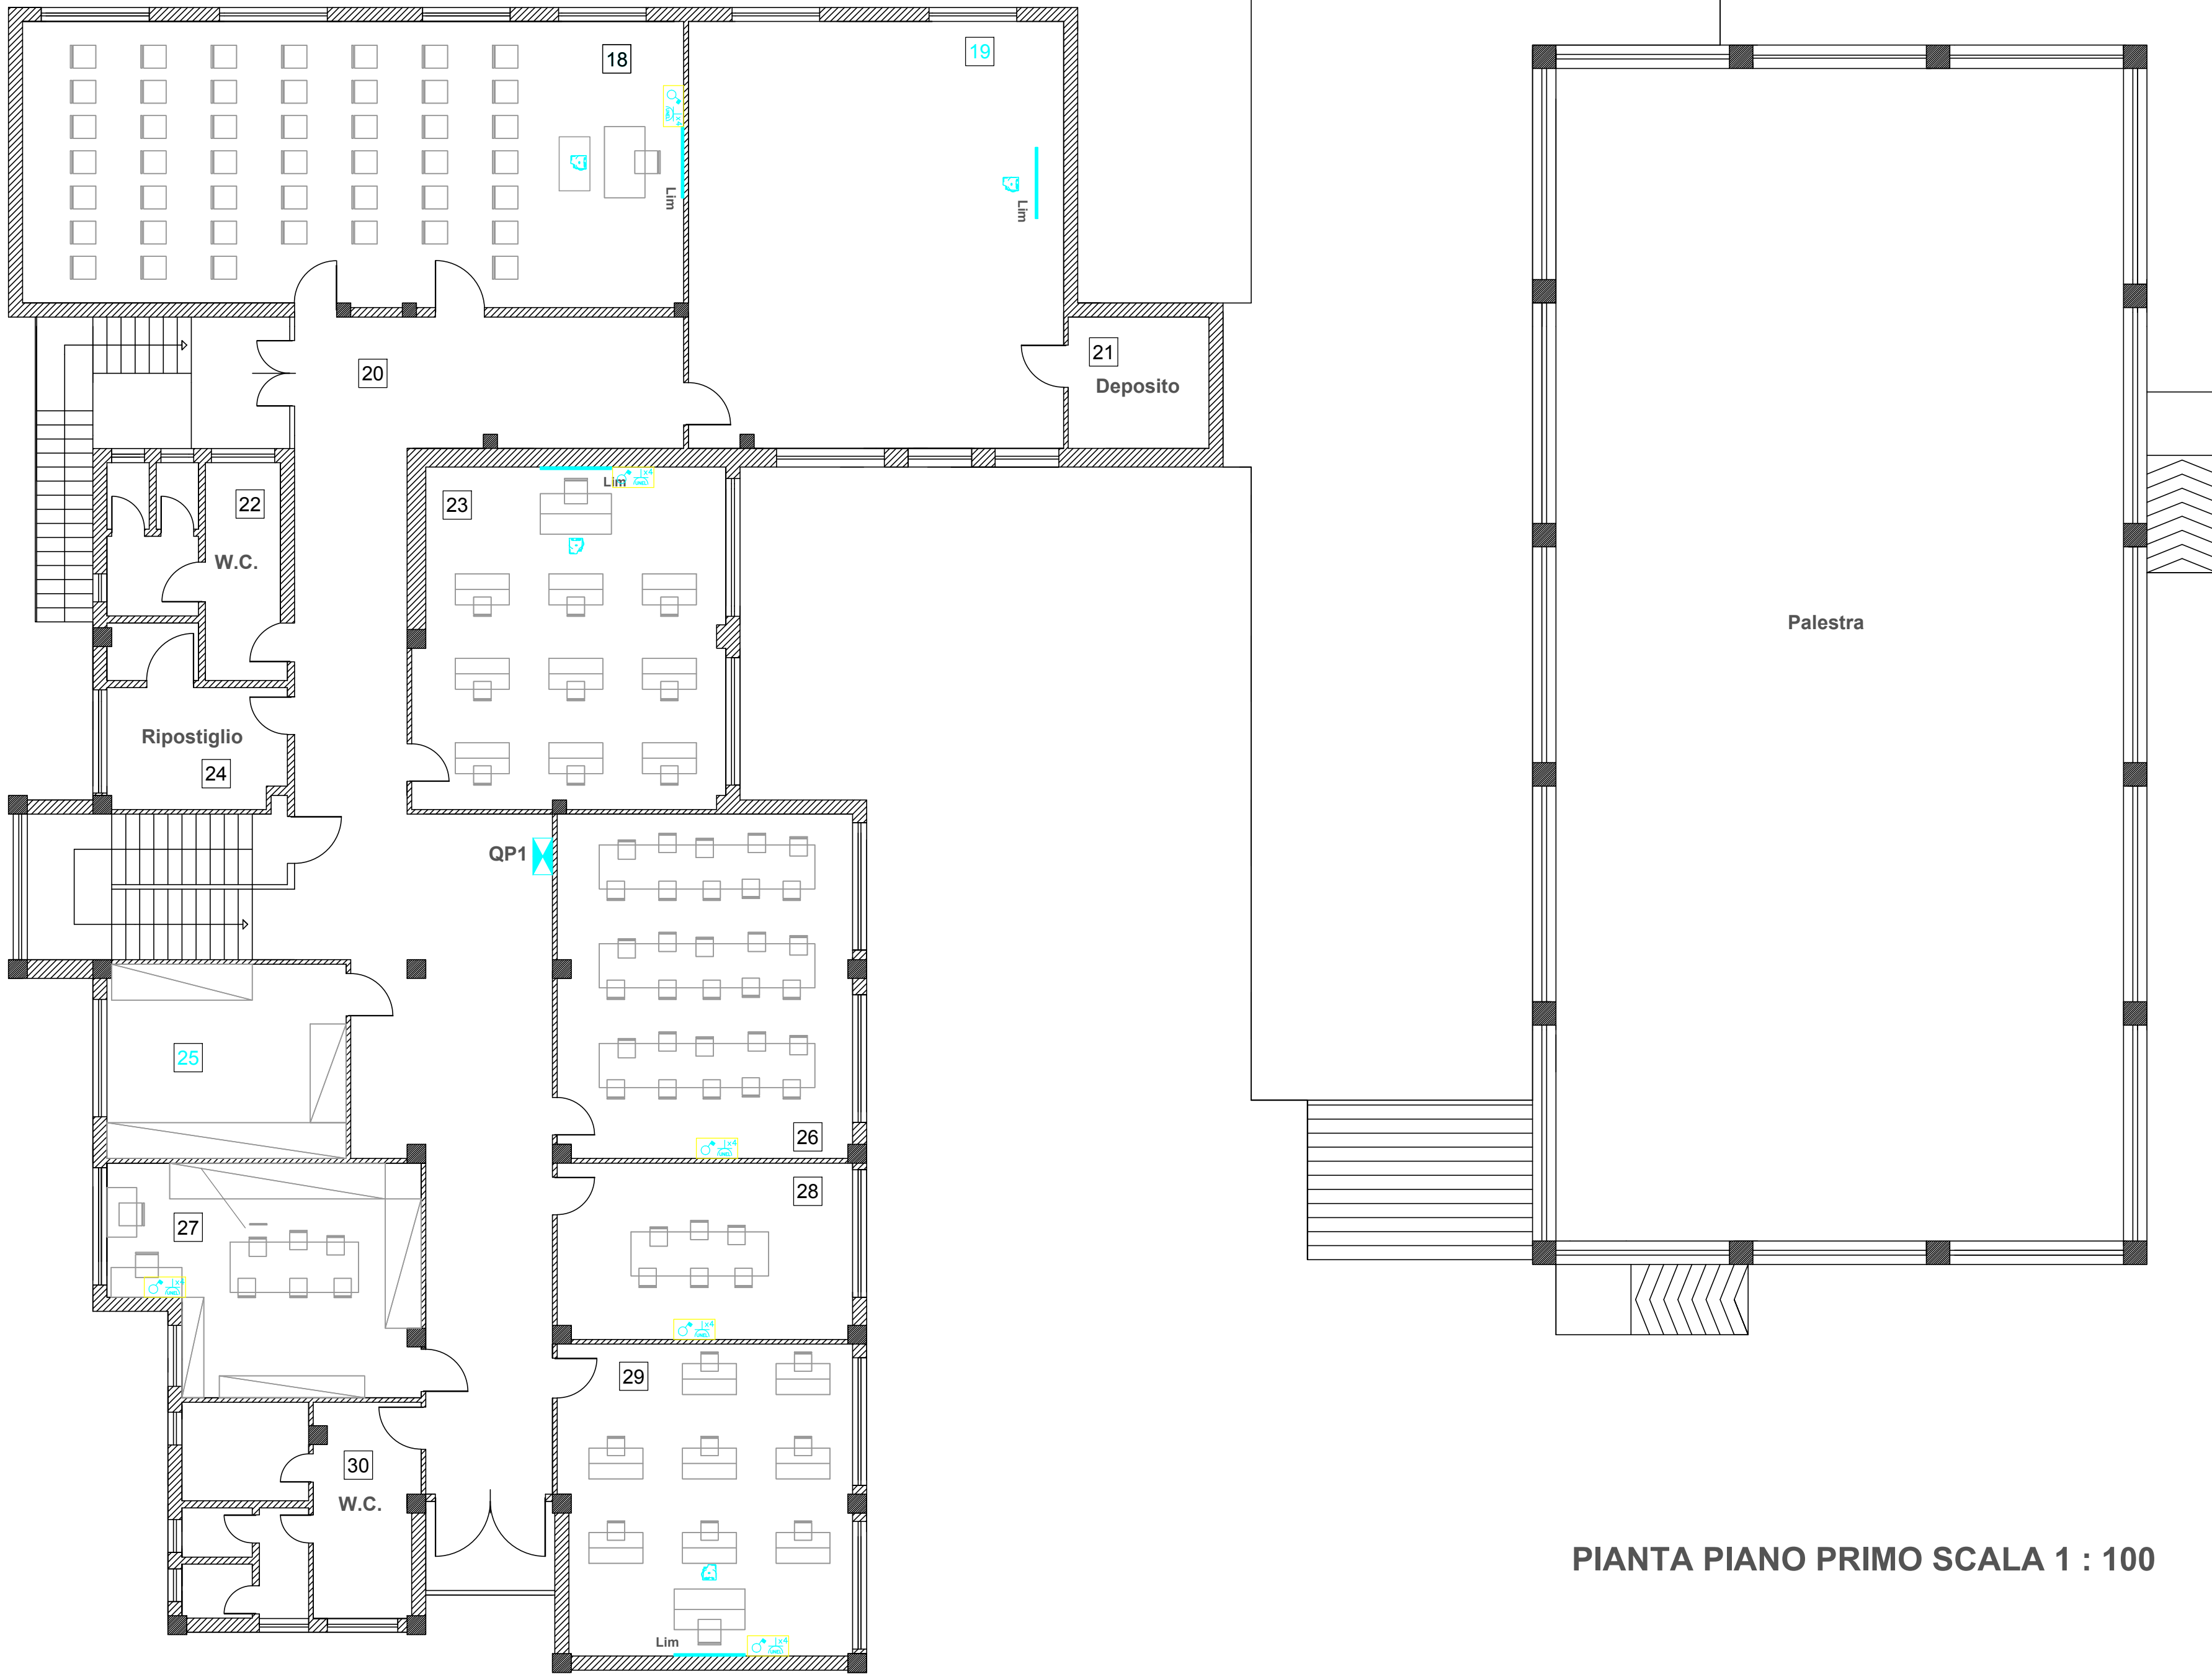

PIANTA PIANO PRIMO SCALA 1 : 100

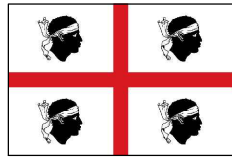

REGIONE AUTONOMA DELLA SARDEGNA
Assessorato dei Lavori Pubblici
Servizio Edilizia Residenziale

PIANO STRAORDINARIO DI EDILIZIA SCOLASTICA ISCOL@

PIANO STRAORDINARIO DI EDILIZIA SCOLASTICA ISCOL@ : ADESIONE AL PROGRAMMA ASSE I DENOMINATO "SCUOLE DEL NUOVO MILLENNIO" E/O ASSE II "INTERVENTI DI MESSA IN SICUREZZA E MANUTENZIONE PROGRAMMATA DEGLI EDIFICI SCOLASTICI.

LAVORI DI RECUPERO DEL SOTTOTETTO ED INTERVENTI DI MANUTENZIONE STRAORDINARIA DELLA SCUOLA MEDIA "A. GRAMSCI" NEL COMUNE DI DECIMOPUTZU

Oggetto:
STATO PROGETTO:
IMPIANTO ELETTRICO: pianta

Tavola:
13

Responsabile del procedimento e coordinatore della progettazione

Geom. Giovanni Sarais

Progettista incaricato

Dott. Ing. Erminio Cinus



Gruppo di progettazione

Dott. Ing. Erminio Cinus
Dott. Arch. Enrico Umato

Data: SETTEMBRE 2018

Il sindaco
Alessandro Scano

COMUNE DI DECIMOPUTZU
PROVINCIA DI CAGLIARI
Piazza Municipio 1 - 09010 Decimoputzu - Tel. 070 96329213 - C.F. 80005740925

