

TERMINALE DI DIFFUSIONE (SPLIT)

PdC n



UNITA' ESTERNA MONO / DUAL:
mono: PdC A / B
dual: PdC 1,2,3,4,5,6,7,8,9,10,11

TUBAZIONI PER IL FLUIDO TERMOVETTORE


TUBAZIONE PER LO SCARICO DELLA CONDENZA

COLLEGAMENTO AL PLUVIALE

SCHEMA DELL'IMPIANTO DI CLIMATIZZAZIONE CON POMPE DI CALORE MONO E DUAL SPLIT - scala 1:100

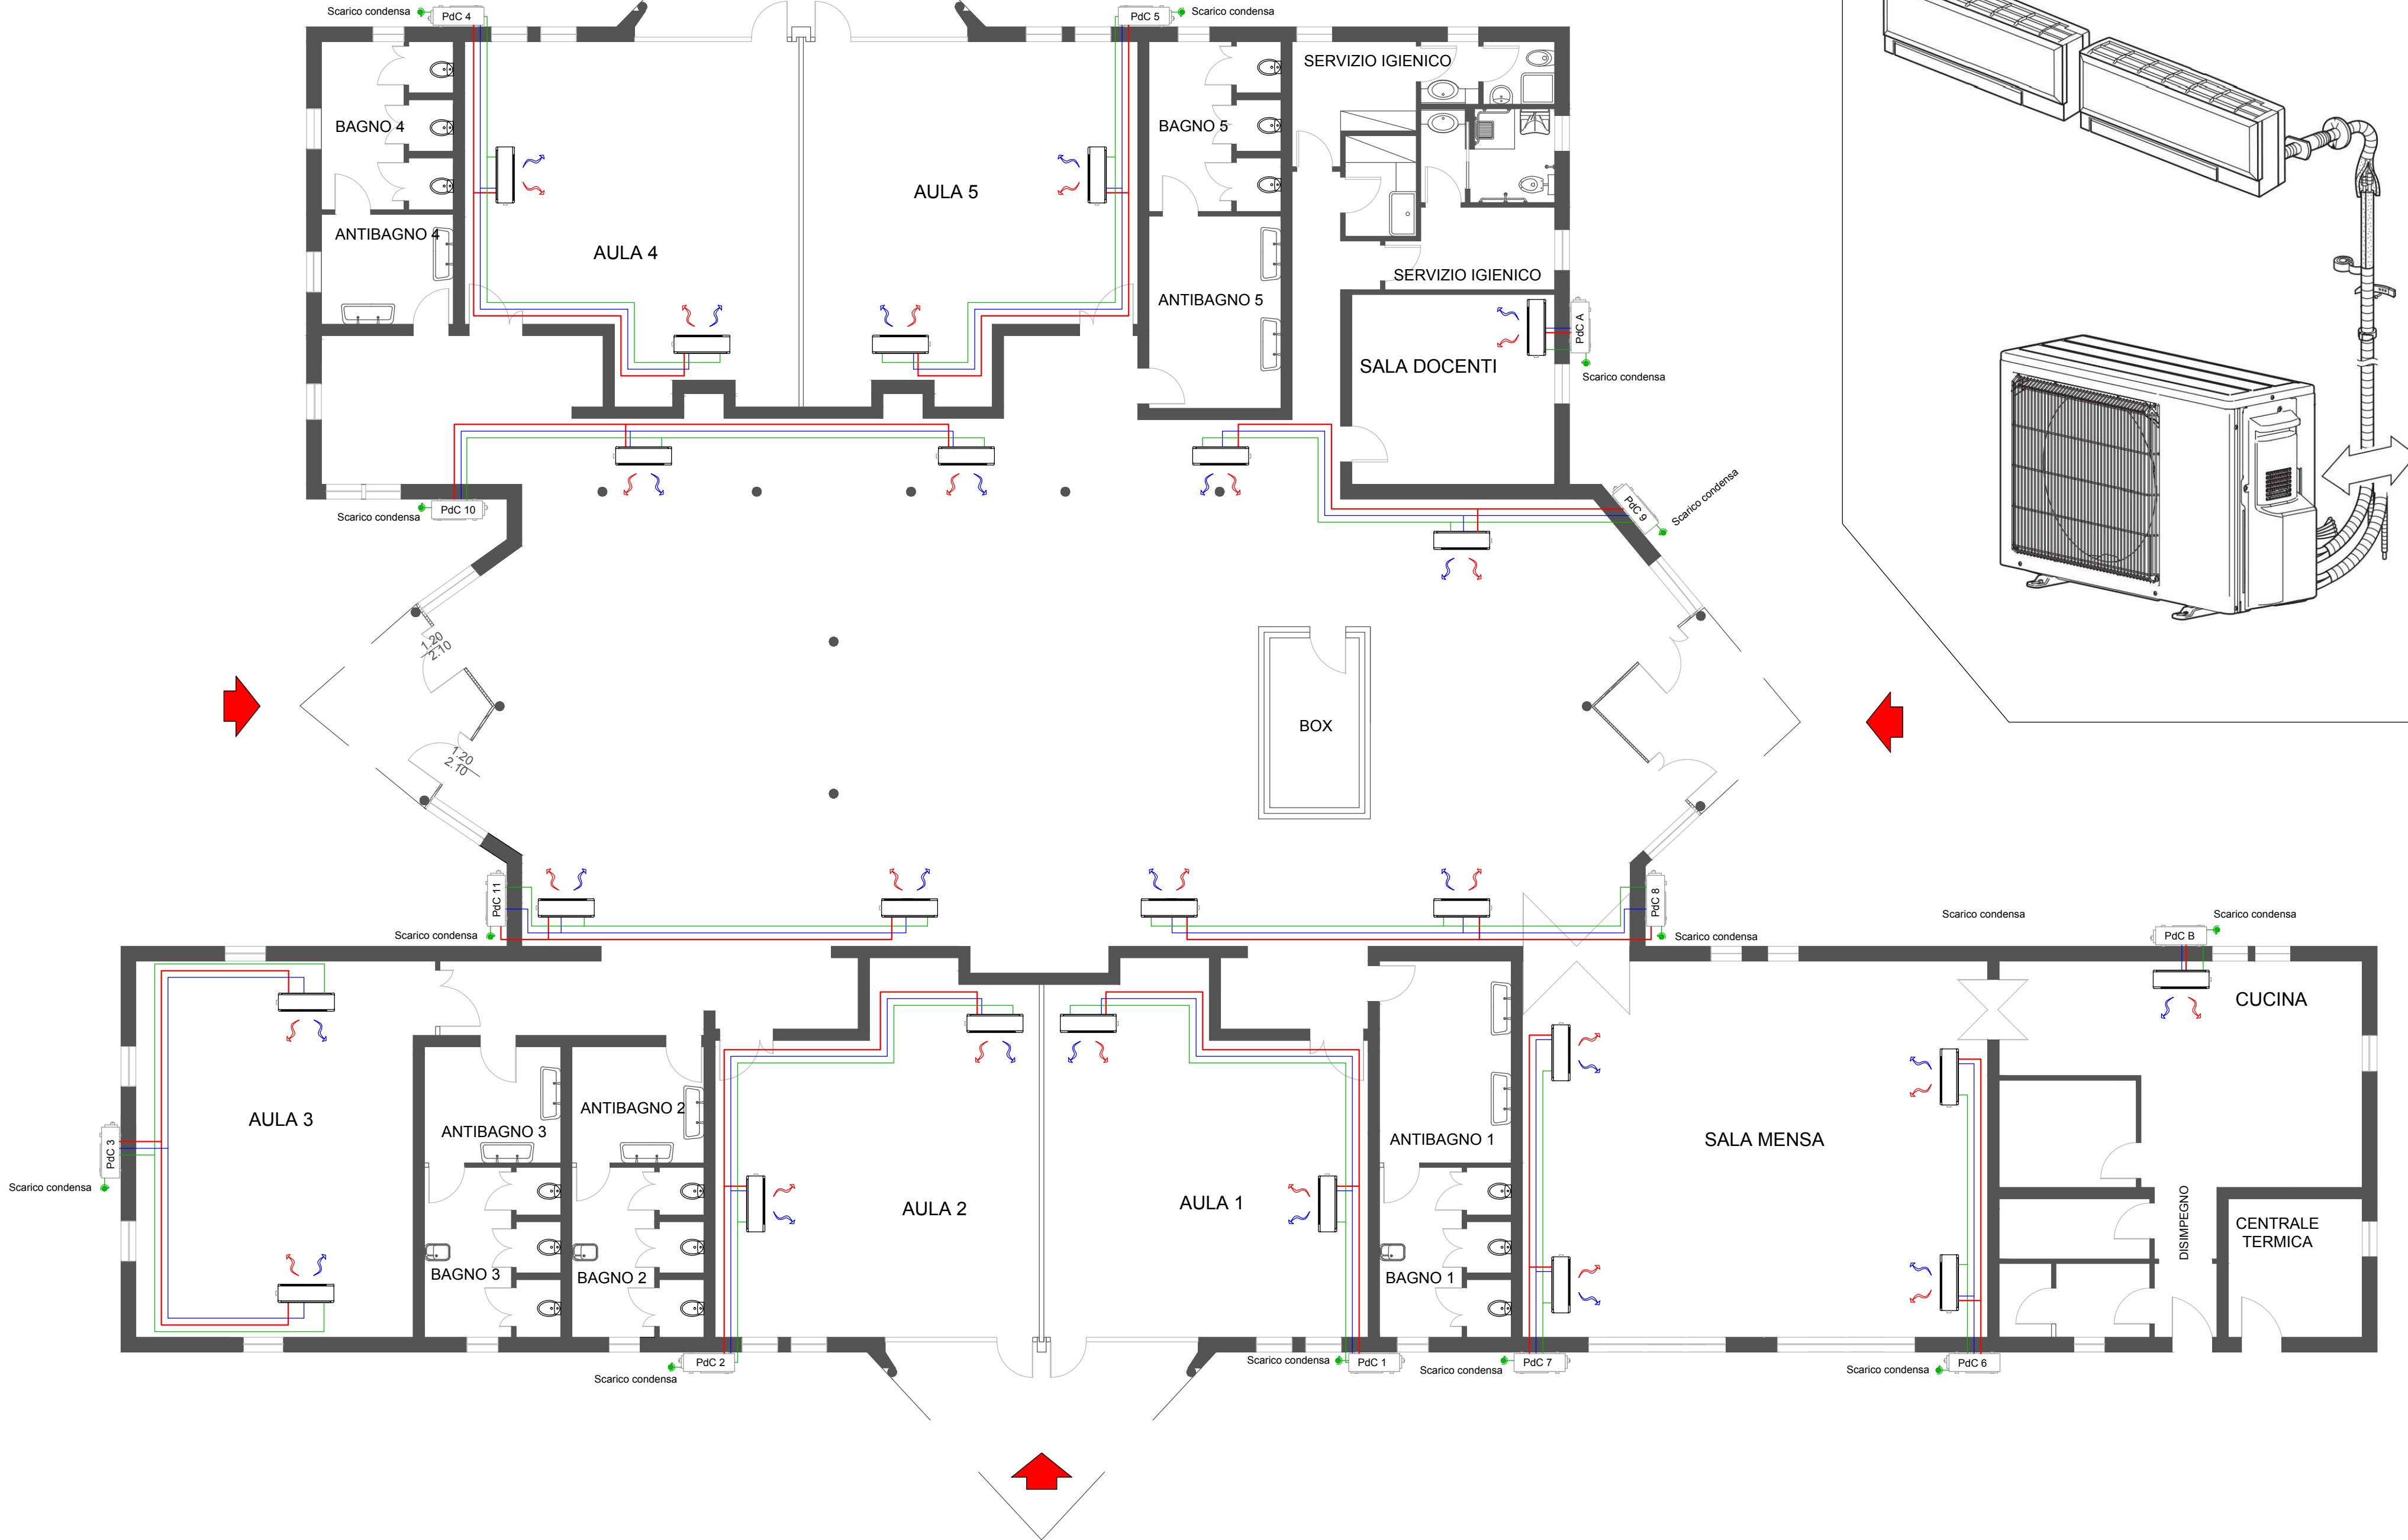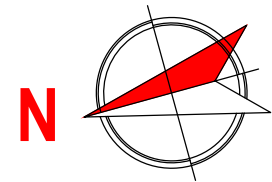

SCHEMA D'INSTALLAZIONE

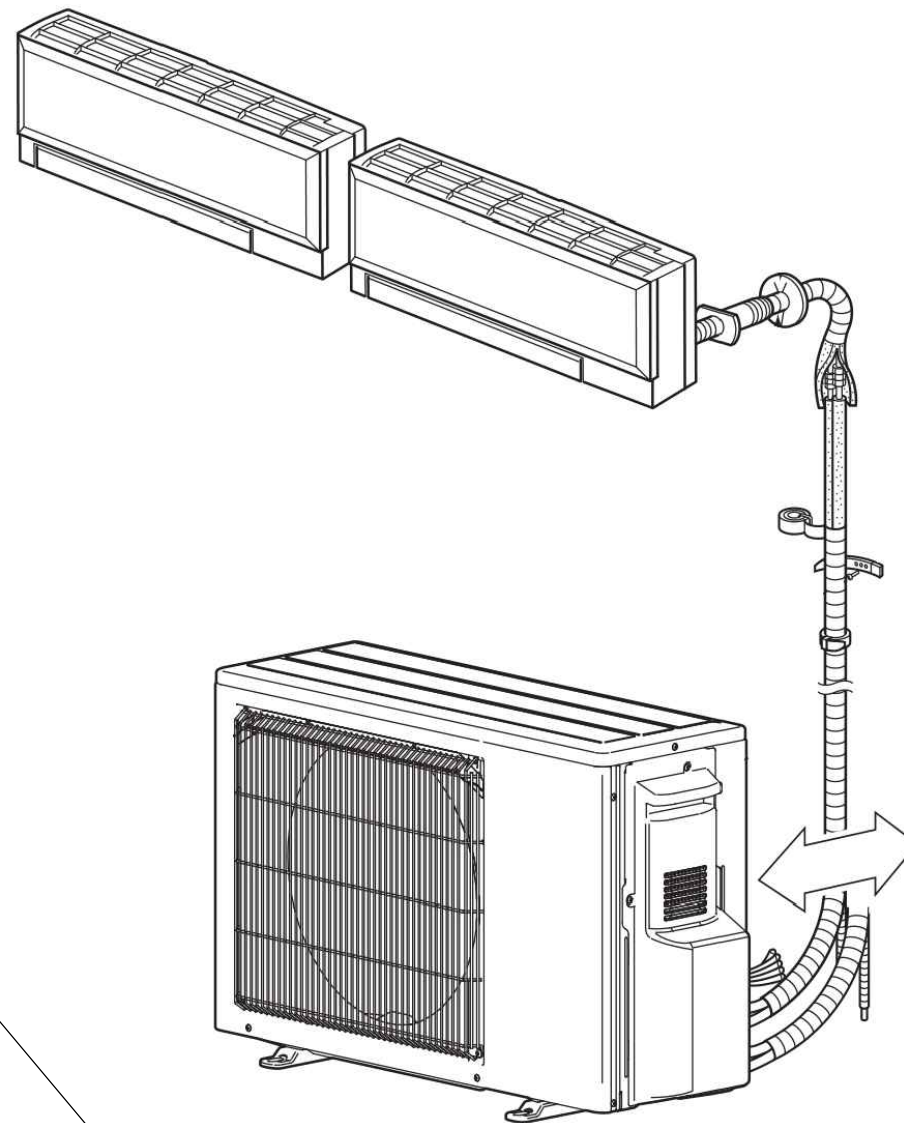

REGIONE AUTONOMA DELLA SARDEGNA
Assessorato dei Lavori Pubblici
Servizio Edilizia Residenziale

PIANO STRAORDINARIO DI EDILIZIA SCOLASTICA ISCOL@

PIANO STRAORDINARIO DI EDILIZIA SCOLASTICA ISCOL@ : ADESIONE AL PROGRAMMA
ASSE I DENOMINATO "SCUOLE DEL NUOVO MILLENNIO" E/O ASSE II "INTERVENTI DI
MESSA IN SICUREZZA E MANUTENZIONE PROGRAMMATA DEGLI EDIFICI SCOLASTICI.

LAVORI DI EFFICIENTAMENTO ENERGETICO DELL'EDIFICIO SCOLASTICO

"SCUOLA DELL'INFANZIA" IN VIA DEGLI AGRICOLTORI N.11
NEL COMUNE DI DECIMOPUTZU

Oggetto:
STATO PROGETTO:
Impianto di climatizzazione

Tavola:
03

Responsabile del procedimento e
coordinatore della progettazione
Geom. Giovanni Sarais

Progettista incaricato
Dott. Ing. Erminio Cinus



Gruppo di progettazione
Dott. Ing. Erminio Cinus
Dott. Arch. Enrico Umano

Data: NOVEMBRE 2018
Il sindaco
Alessandro Scano

COMUNE DI DECIMOPUTZU
PROVINCIA DI CAGLIARI
Piazza Municipio 1 - 09010 Decimoputzu - Tel. 070 96329213 - C.F. 80005740925

